



CORTE TRANSVERSAL  
**CAIXA DE AREIA**  
sem escala

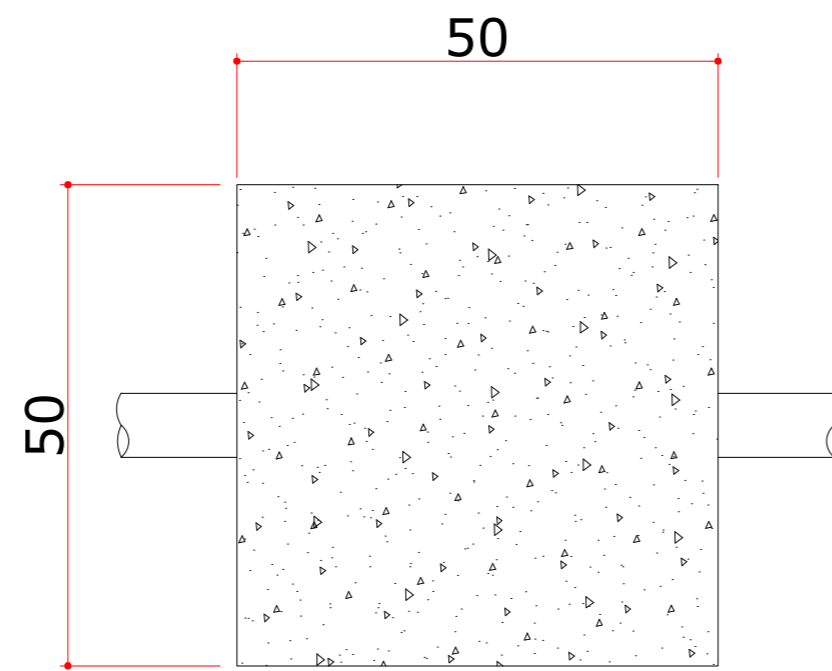


PLANTA BAIXA  
**CAIXA DE AREIA**  
sem escala

NOTA:

O SISTEMA DE DRENAGEM REALIZARA A CAPITAÇÃO DA ÁGUA POR ESCOAMENTO SUPERFICIAL POR AÇÃO DA DECLIVIDADE DO TERRENO, E CANALIZANDO ATÉ A REDE DRENAGEM PÚBLICA, CONFORME PROJETO.

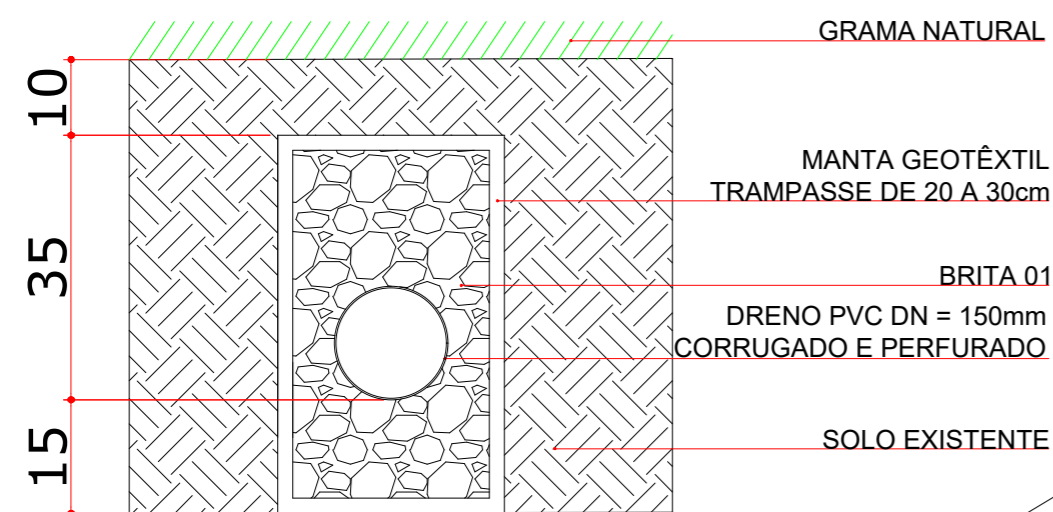

CORTE TRANSVERSAL  
**DRENO BRITA**  
sem escala

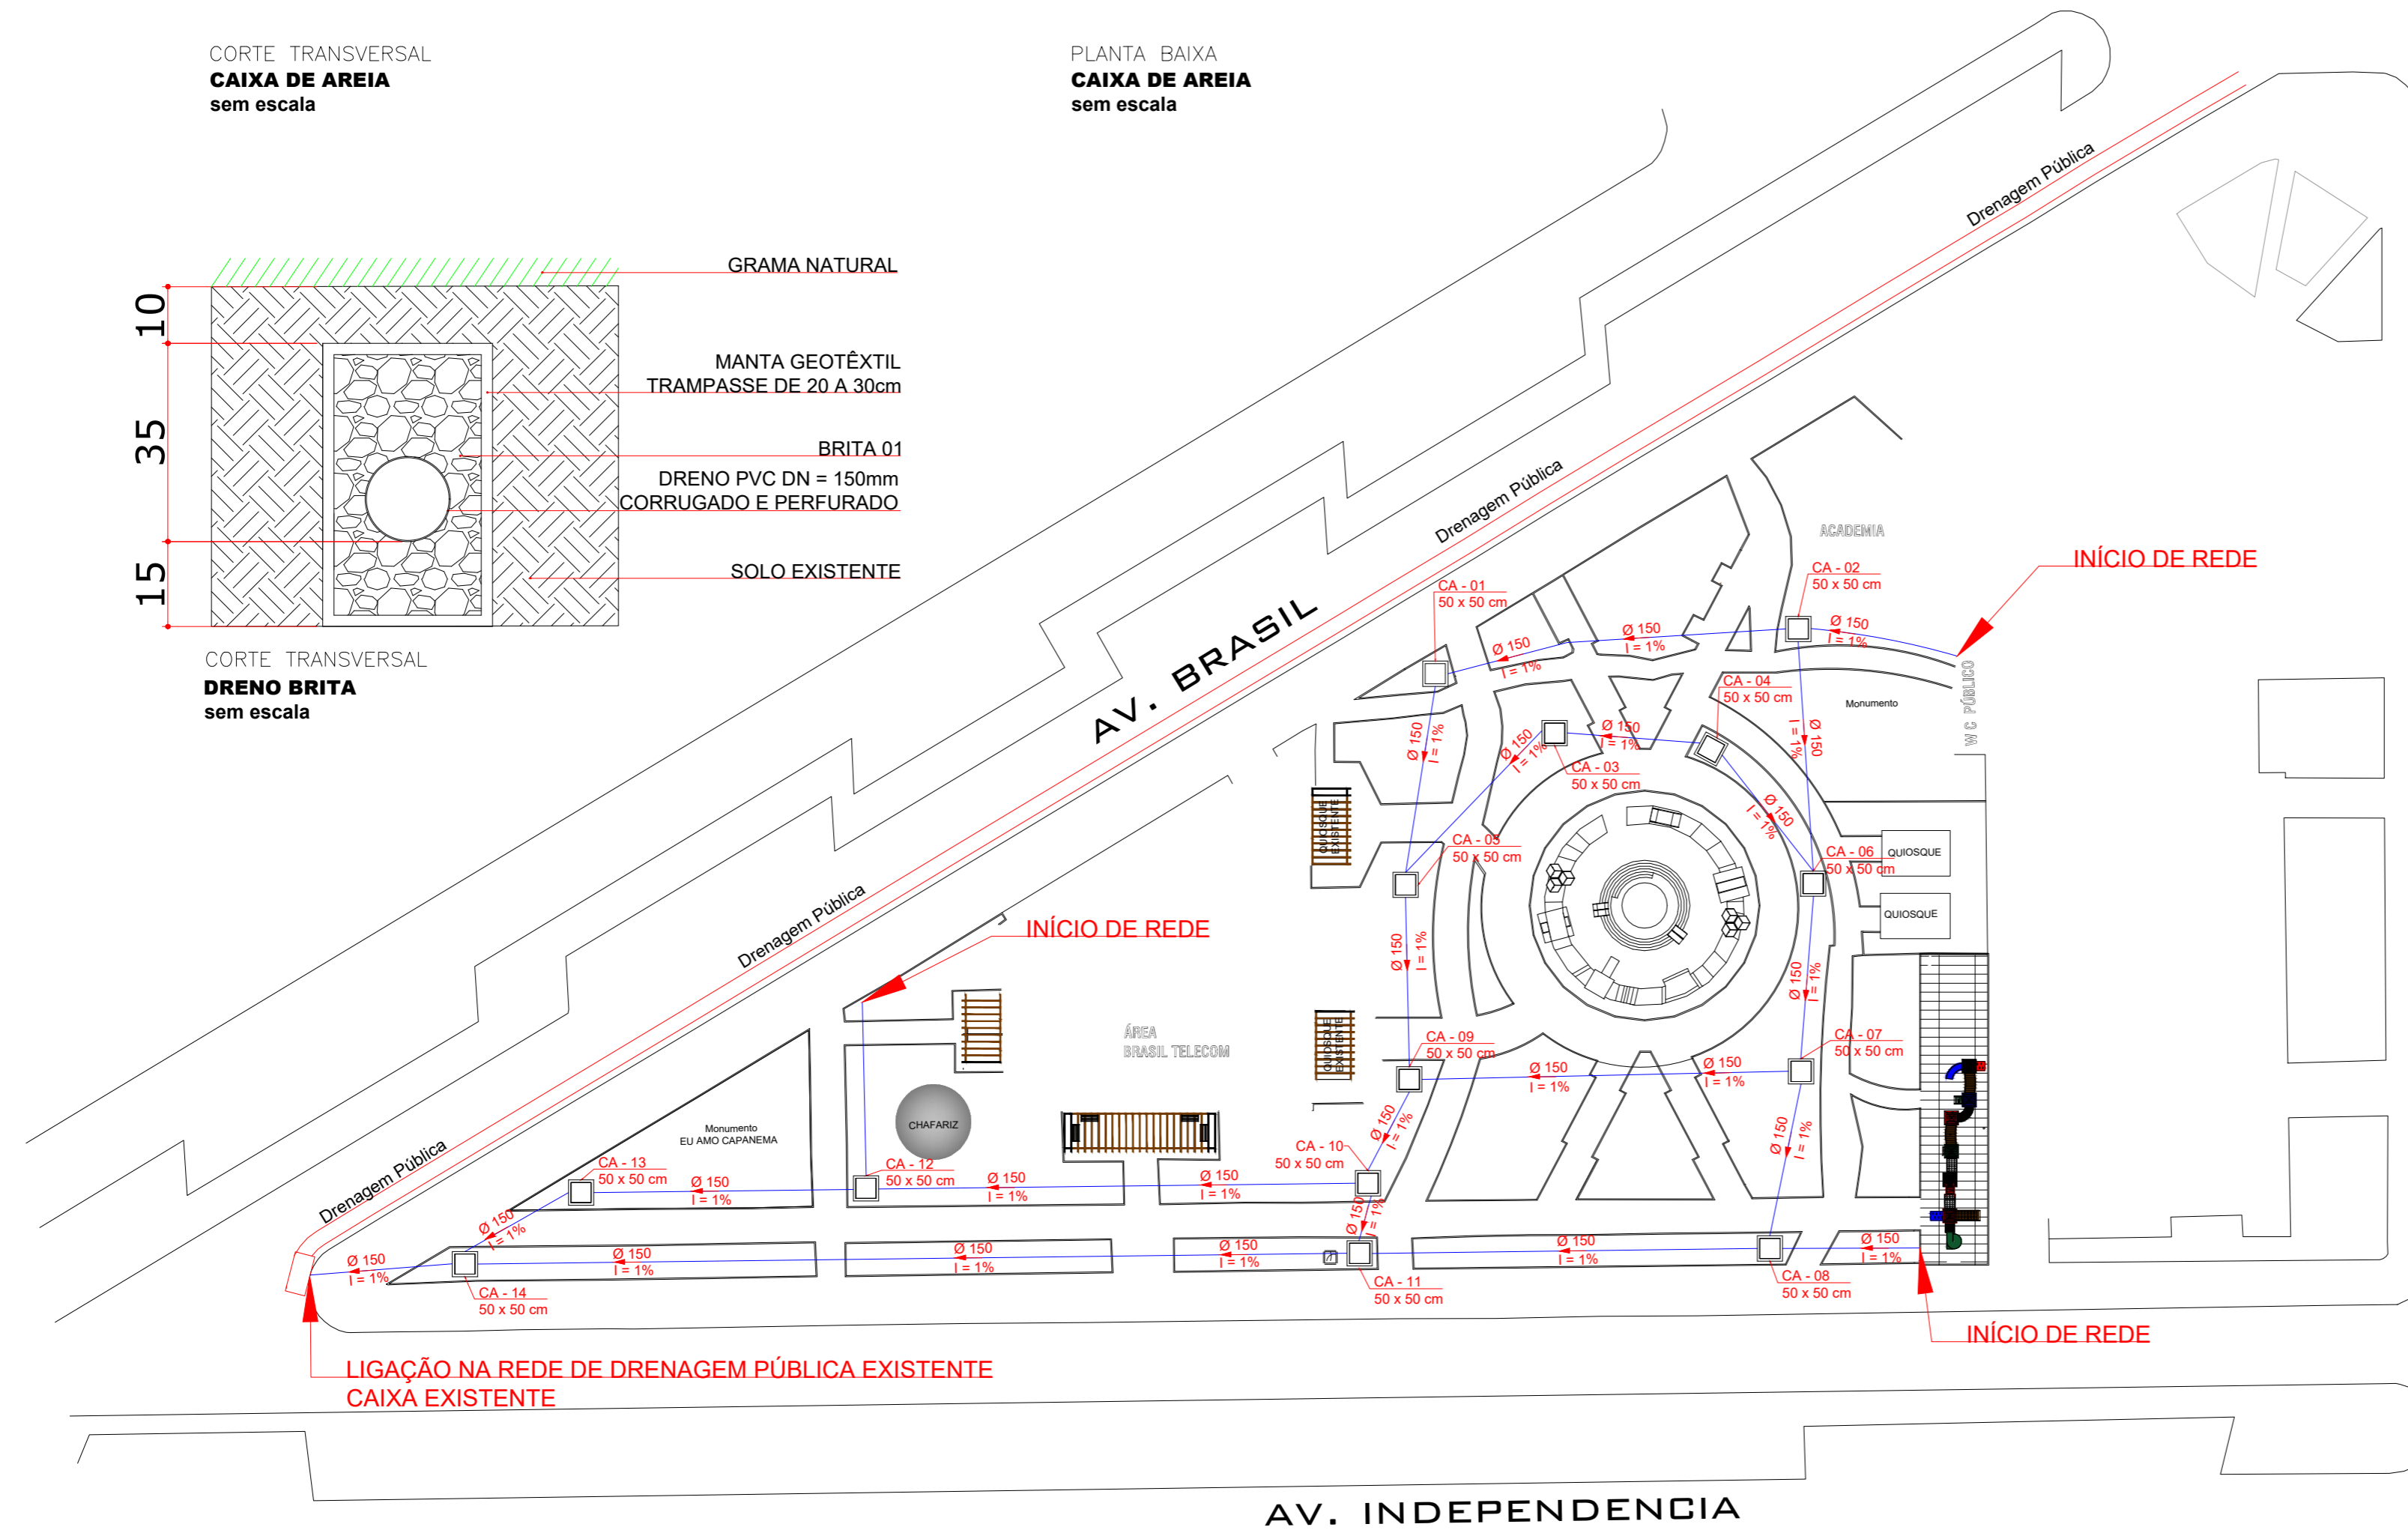

PLANTA BAIXA  
ESCALA 1:100

AV. PEDRO VIRIATO PARIGOT DE SOUZA

Obra: Revitalização da Praça dos Pioneiros		
Local: Avenida Brasil, Centro - Capanema/PR		
Proprietário: Prefeitura Municipal de Capanema		
Título: PROJETO DE URBANIZAÇÃO		
Referência: PROJETO DE DRENAGEM	Área: 6525 m <sup>2</sup>	Prancho: 01/01
	Data: Junho 2022	
	Escala: 1/100	
Resp.p/ projeto: Julio Cesar Debastiani	Representante Tomador: Prefeitura Municipal de Capanema	