




PLANTA BAIXA - BARRACÃO
ÁREA TOTAL - 300,44m²
Escala 1/50

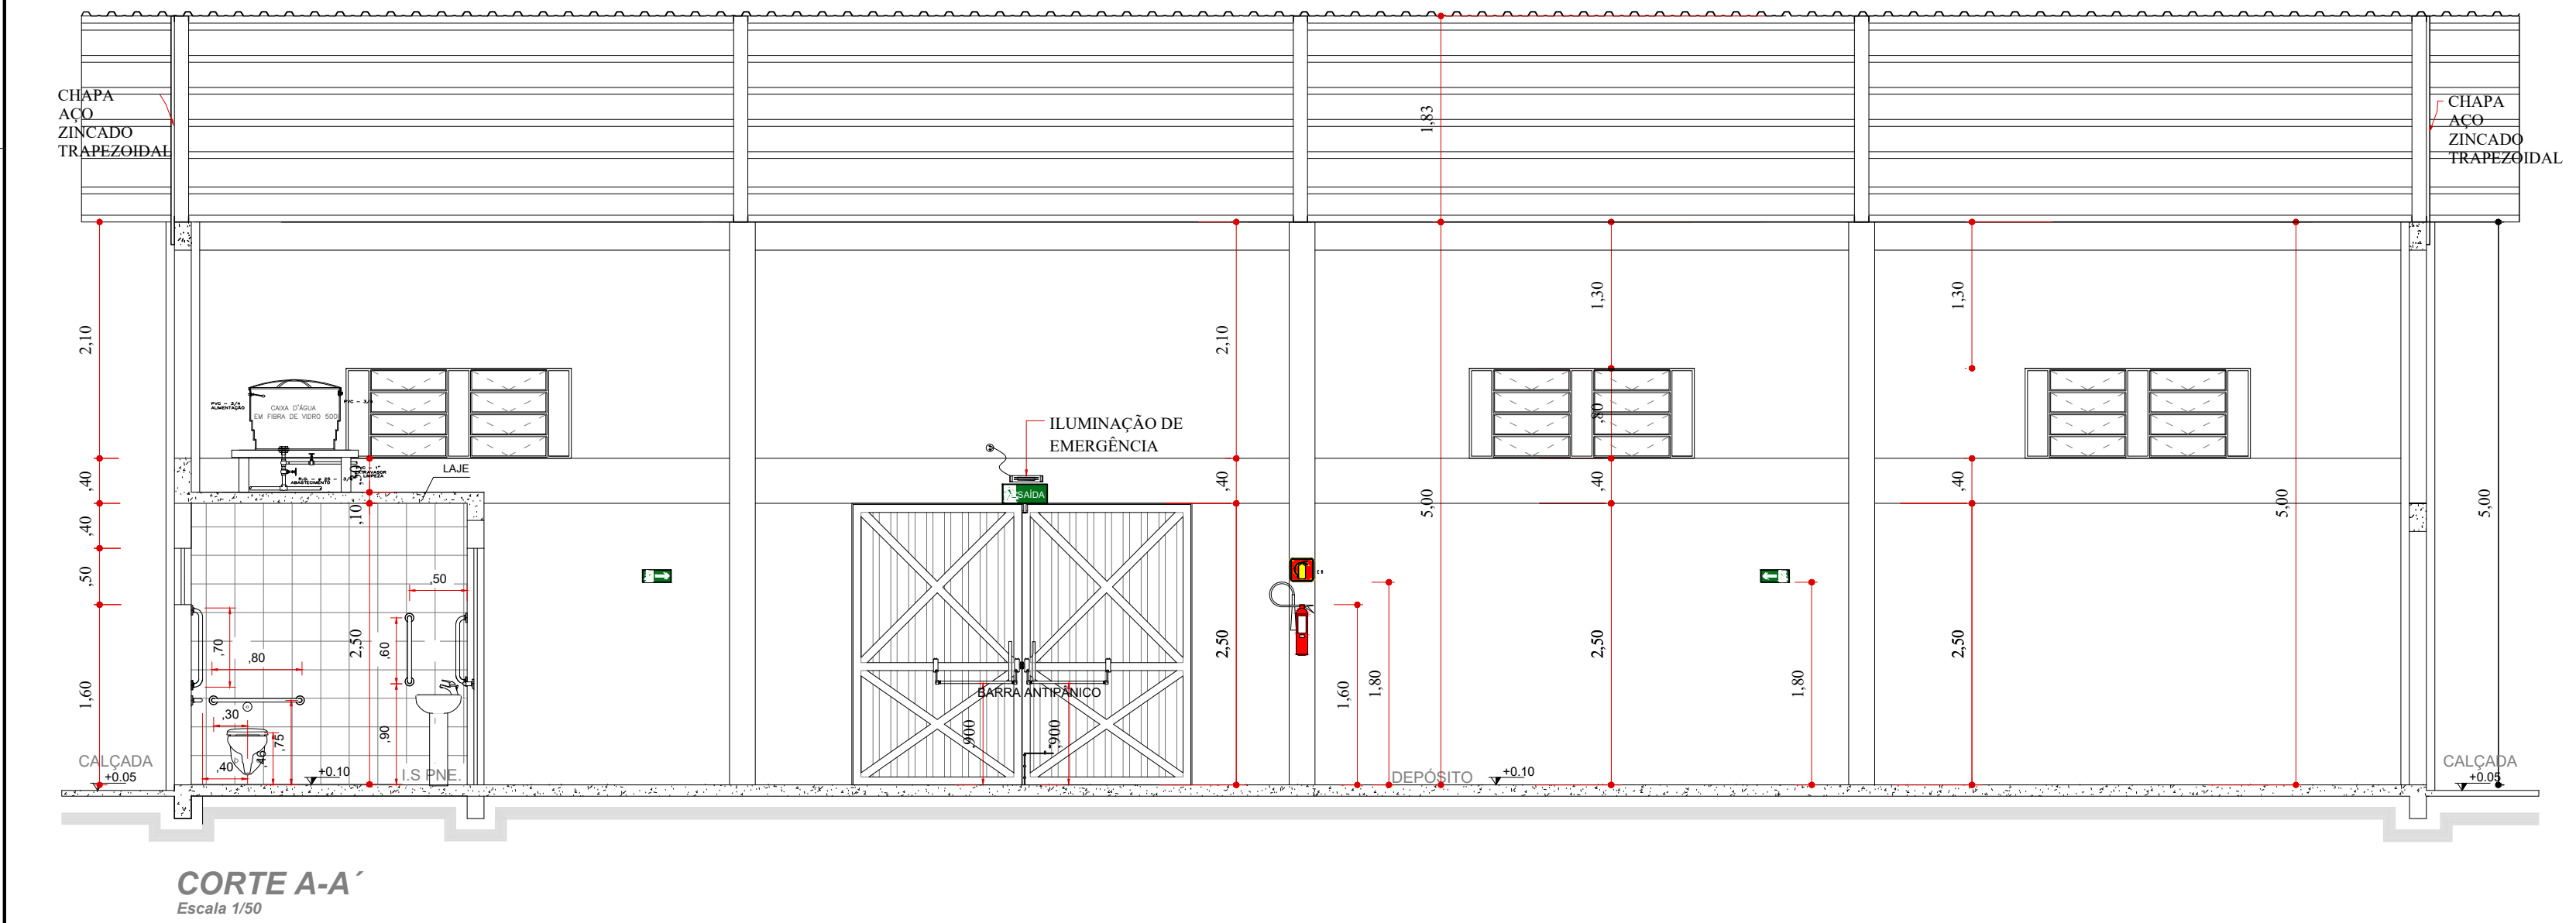

CORTE A-A
Escala 1/50

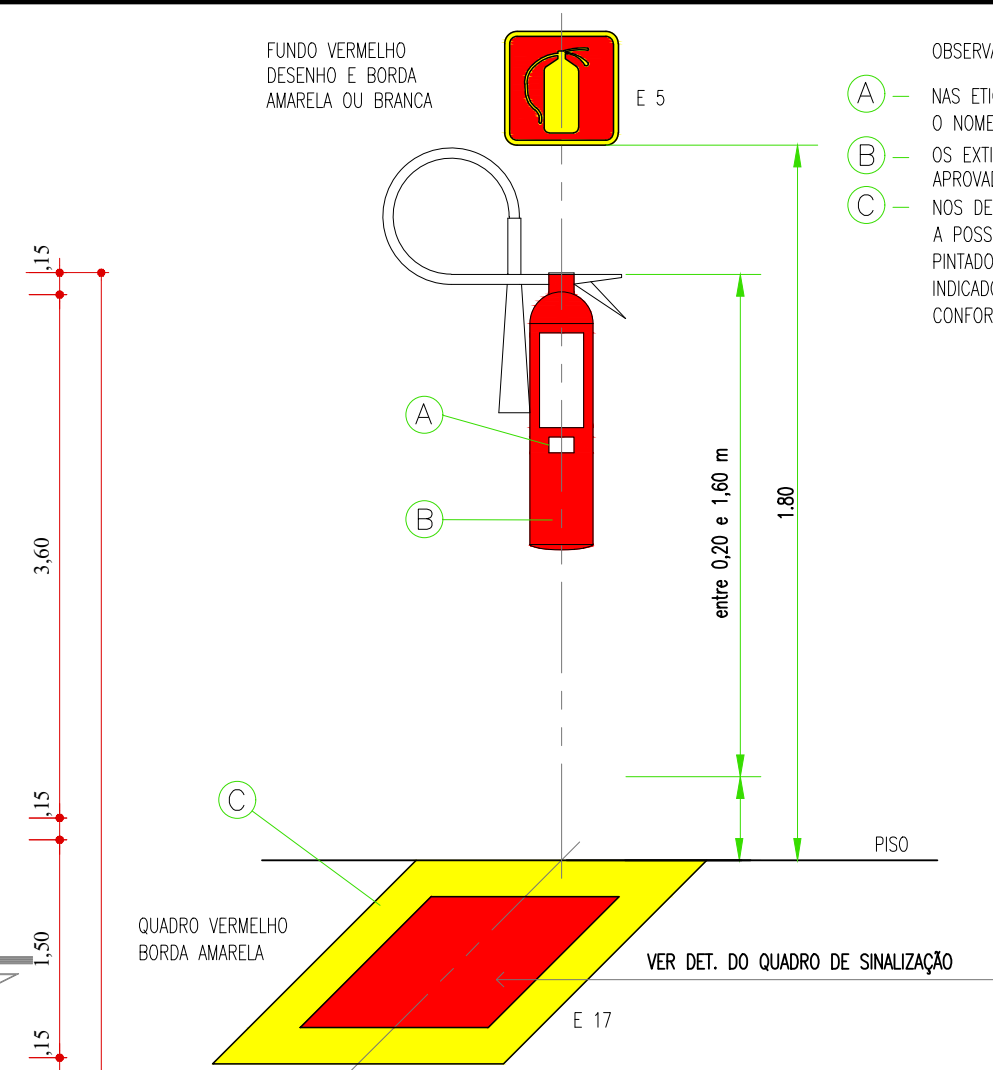


DETALHE DA SINALIZAÇÃO AÉREA E DE SOLO
E ALTURA MÁXIMA DOS EXTINTORES
ESCALA: SEM ESCALA

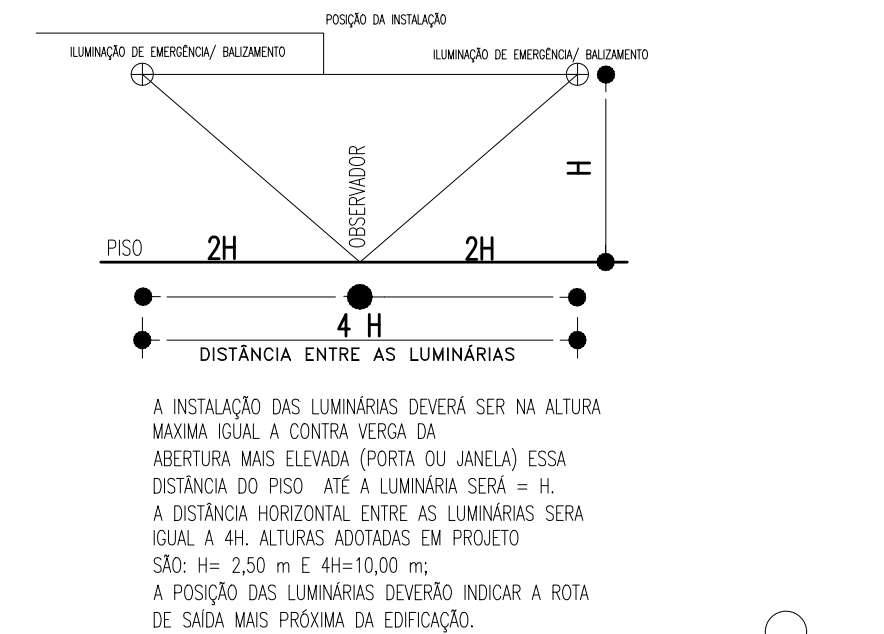


Luminária de Balizamento
110/220V
Lâmpadas fluor. 1x7W
Autonomia 3 a 6 horas
Dimensões (CxL xA) 220x92x112mm

NOTA:
SINALIZAÇÃO LUMINOSA É ALIMENTADA POR ACUMULADORES QUE DEVERÃO FUNCIONAR AUTOMATICAMENTE QUANDO FALTAR ENERGIA DA REDE PÚBLICA INDICANDO OS ACESSOS E SAÍDAS DA EDIFICAÇÃO.

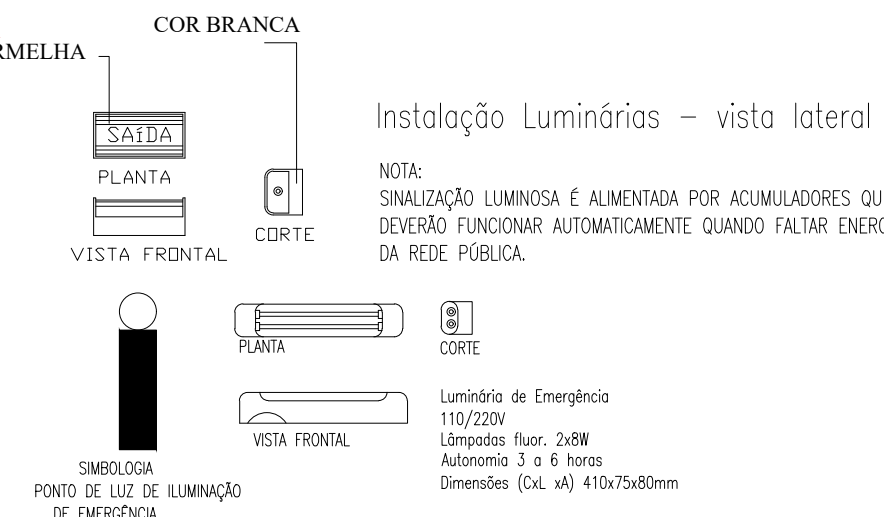


ANEXO - B
NPT 020 - SINALIZAÇÃO DE EMERGÊNCIA

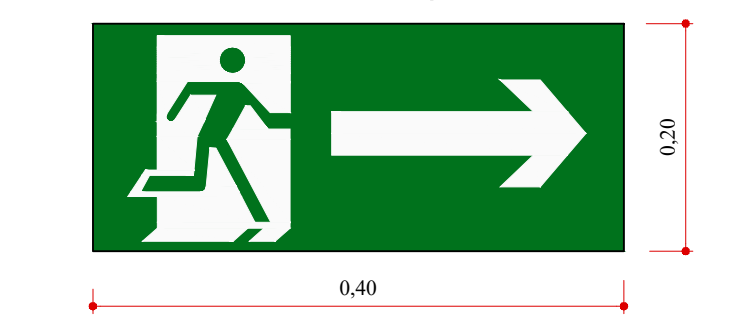

NOTA:
SINALIZAÇÃO LUMINOSA É ALIMENTADA POR ACUMULADORES QUE DEVERÃO FUNCIONAR AUTOMATICAMENTE QUANDO FALTAR ENERGIA DA REDE PÚBLICA.

NPT 020 - SINALIZAÇÃO DE EMERGÊNCIA

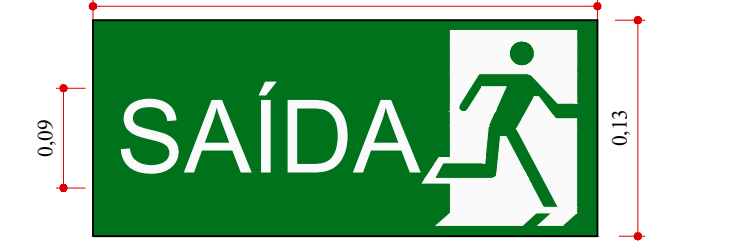

NOTA:
SINALIZAÇÃO LUMINOSA É ALIMENTADA POR ACUMULADORES QUE DEVERÃO FUNCIONAR AUTOMATICAMENTE QUANDO FALTAR ENERGIA DA REDE PÚBLICA.


OBSERVAÇÕES:

- (A) - NAS ETIQUETAS DE CARGA E RECARGA DEVERÁ CONSTAR O NOME E/OU ENDEREÇO DA EDIFICAÇÃO.
- (B) - OS EXTINTORES DEVEM SER DE MARCAS E TIPO DEVIDAMENTE APROVADOS PELA ABNT.
- (C) - NOS DEPOSITOS, ÁREAS DE VENDA E OUTROS LOCAIS ONDE EXISTA A POSSIBILIDADE DE OBSTRUÇÃO DO EQUIPAMENTO, DEVERÃO SER PINTADOS NO PISO, UM QUADRADO COM ÁREA DE (1,0x1,0)m, INDICANDO NA CONEXÃO DE SINALIZAÇÃO DE EMERGÊNCIA, CONFORME NPT 020/11 DO CPT/CBPR.


NPT 020 - SINALIZAÇÃO DE EMERGÊNCIA



NPT 020 - SINALIZAÇÃO DE EMERGÊNCIA

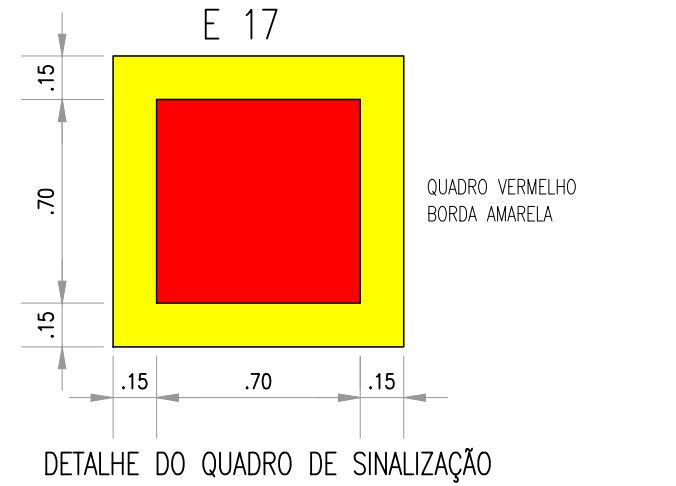

NPT 020 - SINALIZAÇÃO DE EMERGÊNCIA

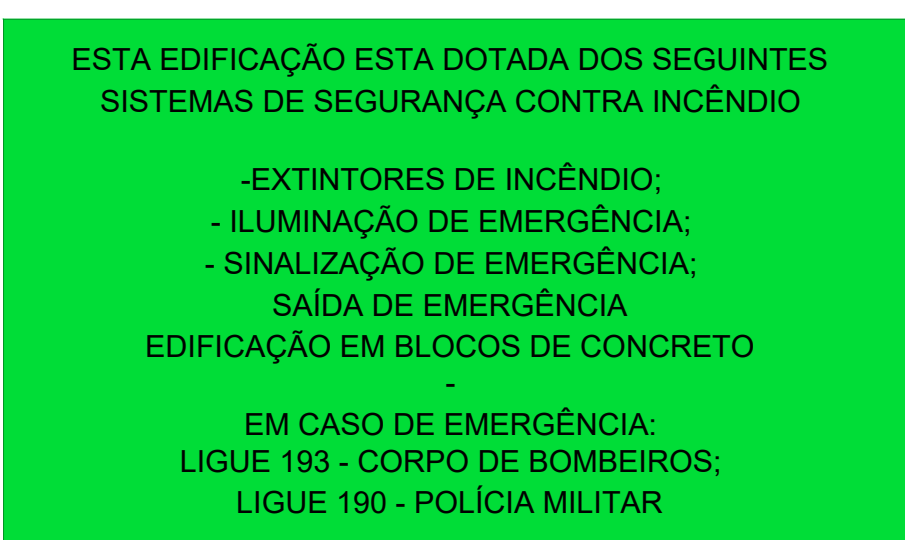

Cor da Placa: Verde bandeira
Cor da Fonte: Branca
Tipo de Fonte: Arial - 2,3 e 4cm altura
Material: PVC adesivo
Altura: 1,70m do piso à base da placa

LEGENDA		QUANTITATIVO
	ILUMINAÇÃO DE EMERGÊNCIA BLOCO AUTÔNOMO	04
	EXTINTOR PÓ QUÍMICO SECO (PQS) 4kg	04
	EXTINTOR ÁGUA PRESSURIZADA (AP) 10l	04
	INDICAÇÃO DE LOCALIZAÇÃO DE EXTINTORES DE INCÊNDIO	04
	DIREÇÃO DE FLUXO DA ROTA DE FUGA	
	SAÍDA FINAL DA ROTA DE FUGA	
	SINALIZAÇÃO DIRECIONAL DE SAÍDA	08
	SINALIZAÇÃO DE SAÍDA	02

HISTÓRICO DE ATUALIZAÇÃO/SUBSTITUIÇÃO DO PSCIP		
Data	Discriminação da atualização/substituição	Nº do PSCIP
30/06/2025	- PRIMEIRA REVISÃO	
-	-	
Obra/Endereço		
BARRACÃO INDUSTRIAL EM PRÉ-MOLDADO		
CHACARA 78 S.E. BAIRRO SANTO EXPEDITO - CAPANEMA - PARANÁ		
Área	Ocupação	PARA USO DO CBMPR
300,44m²	I - 2 INDUSTRIAL 1 celula	
Prancha	Conteúdo da Prancha	
02/02	PLANTA BAIXA DETALHES	
Proprietário	MUNICÍPIO DE CAPANEMA	
Escala	Responsável Técnico	Data
INDICADA	RUBENS L.R. SOUZA Engenheiro Civil e Segurança do Trabalho	30/06/2025

Assinaturas

Página: 1



Processo: 1181/2025

Data: 14/07/2025 13:59:21


Documento: 63225824968

Requerente: ROSELIA KRIGER BECKER PAGANI

Contato: ROSELIA KRIGER BECKER PAGANI - Cel:46999753198 - licitacao@capanema.pr.gov.br

Assunto: Geral

Descrição: CONSTRUÇÃO DE BARRACÃO PRÉ-MOLDADO PARA FINS DE

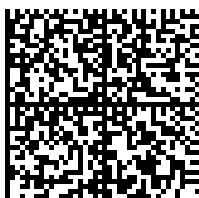Assinatura avançada realizada por: ROSELIA KRIGER BECKER PAGANI em 14/07/2025 13:59:21.

Documento assinado nos termos do Decreto Municipal nº 7.765/2025.

A autenticidade deste documento pode ser validada no endereço:

<https://capanemaprscp.equipiano.com.br:7575/tramitacaoProcesso/#/consulta-anexo-assinado/entidade/50> com

o código bdd8ef72-3999-460a-80b7-9a8db33cdd75