


PLANTA DRENAGEM PLUVIAL


Escala: 1/250

BOCAS DE LOBO 01

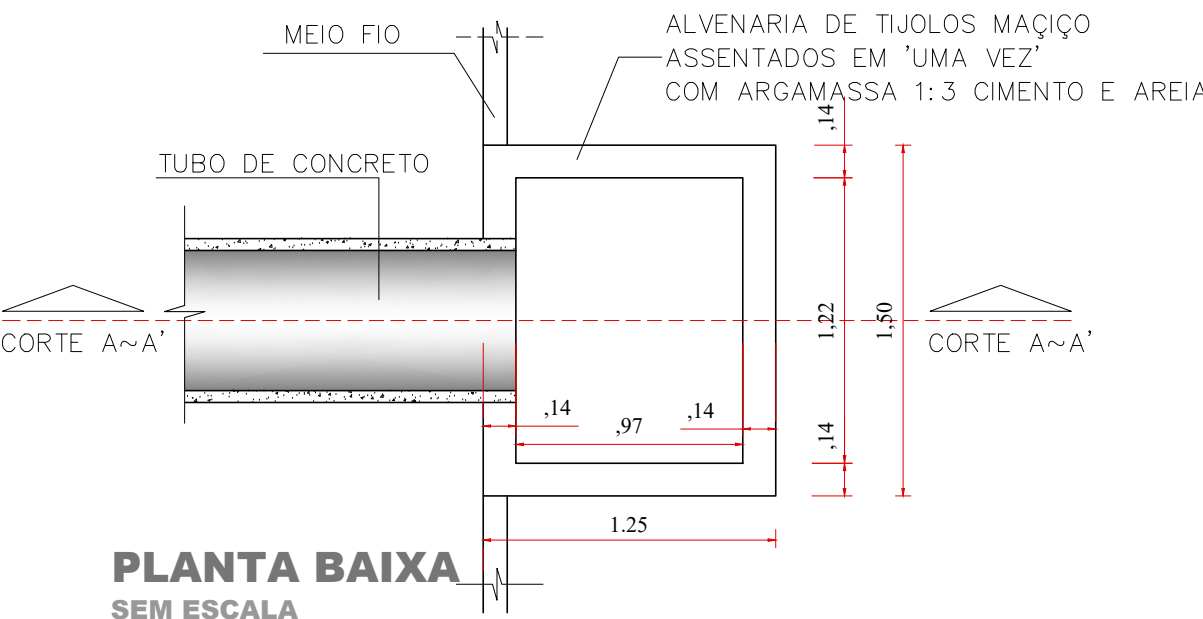


PLANTA BAIXA SEM ESCALA


BOCAS DE LOBO 02

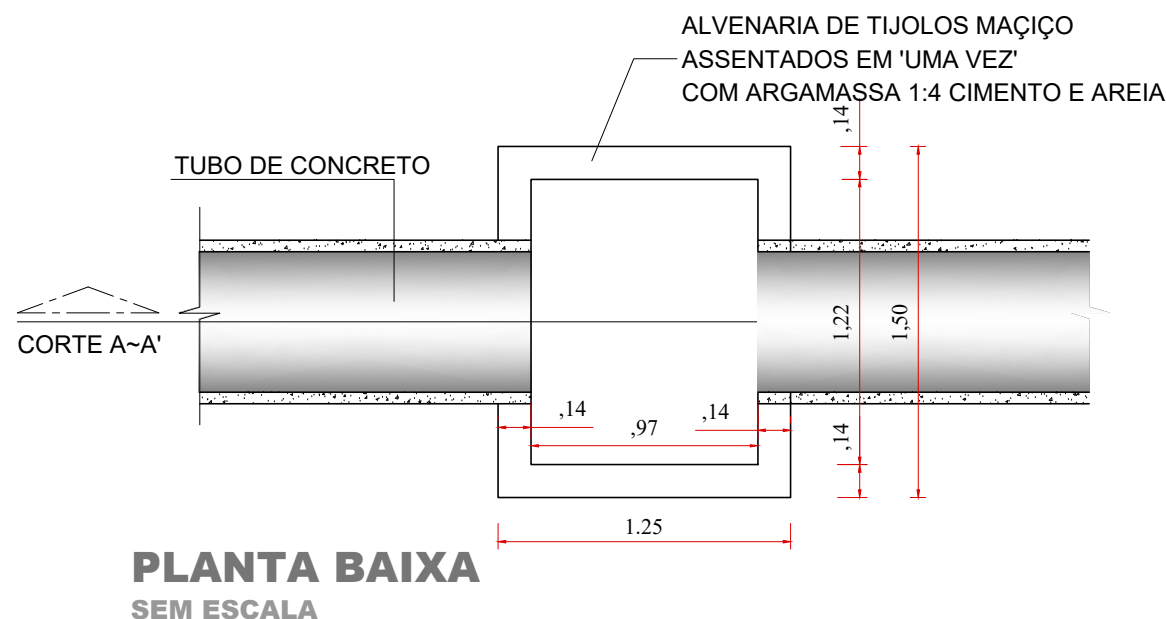

PLANTA BAIXA SEM ESCALA

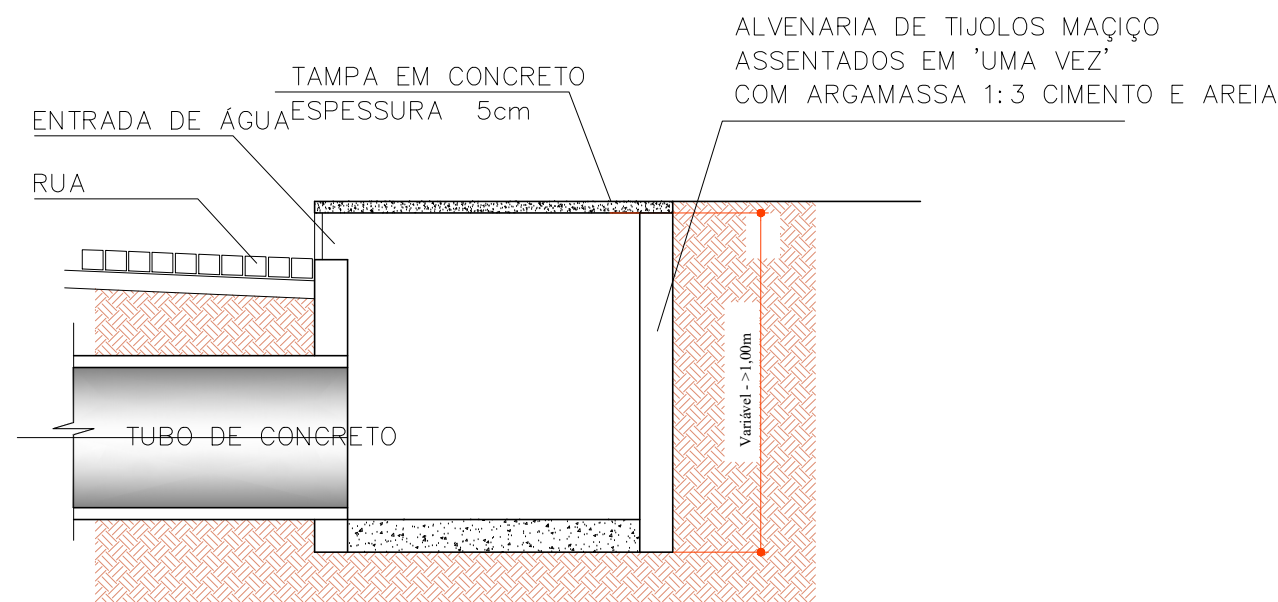


CORTE A~A' SEM ESCALA

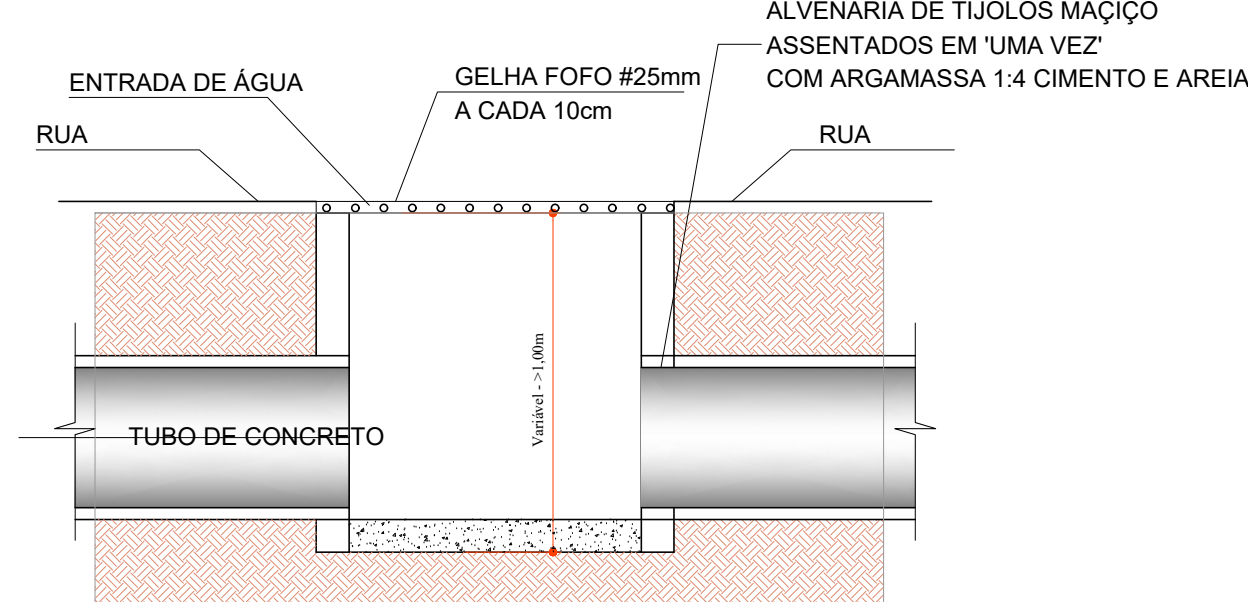

CORTE A~A' SEM ESCALA

Legenda

- Muros
- Bocas de Lobo Existentes
- Bocas de Lobo 01 - BL - Refazer = 02
- Bocas de Lobo 02 - BL - Refazer = 02
- Pontos de Verificação - PV
- Alinhamento de Quadra
- Meio-Fio Existente
- Meio-Fio a Relocar
- Poste Alta Tensão
- Poste Iluminação Pública
- Calçadas/Rampas de Acesso Existentes
- Asfalto Existente

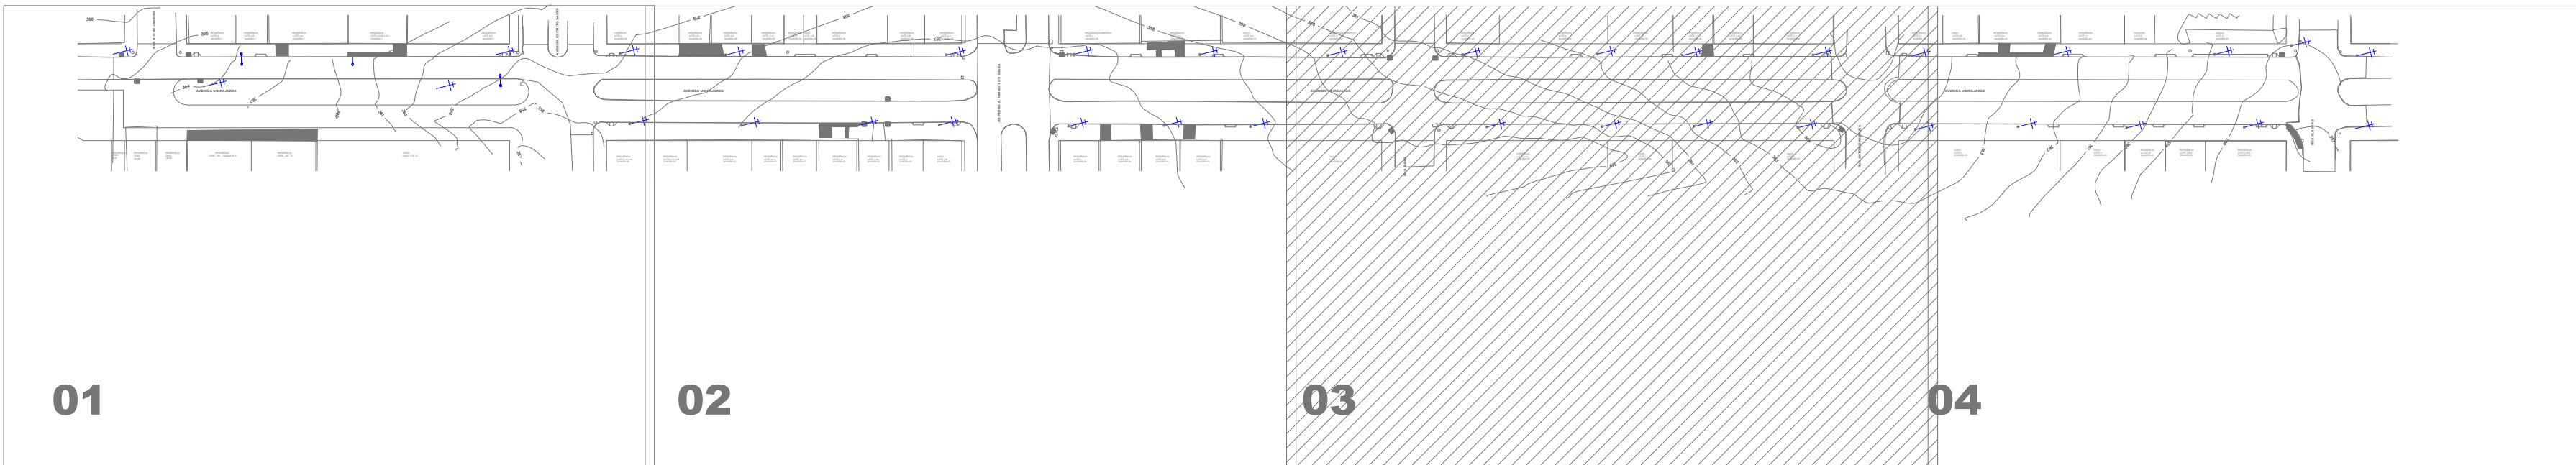

LOCALIZAÇÃO DO TRECHO SEM ESCALA

APROVAÇÃO DO MUNICÍPIO		APROVAÇÃO DA SAÚDE PÚBLICA	
<p>PROJETO</p> <p><b>PROJETO DRENAGEM PLUVIAL</b></p> <p>Município de Capanema - Paraná</p> <p><b>RECAPEAMENTO ASFÁLTICO EM CBUQ</b></p> <p>Avenida Ubirajaras entre Rua Alagoas e Rua Rio de Janeiro - Bairro Santa Cruz - Capanema Pr.</p>			
<p>CONTEÚDO:</p> <p>Planta Drenagem, Boca de Lobo, Planta Baixa, Corte AA"</p> <p>Localização do Trecho</p>		<p>LOGRADOURO:</p> <p>Avenida Ubirajaras</p> <p>Nº CHÁCLETE:</p> <p>Nº GLEBA/QUADRA:</p> <p>SETOR:</p> <p>BAIRRO/LOCALIDADE:</p> <p>Bairro Santa Cruz</p> <p>RESPONSÁVEL:</p> <p>EVANDRO CESAR MALINSKI</p>	
<p>RESPONSÁVEL TÉCNICO:</p> <p>RUBENS L.R. SOUZA</p> <p>CREA RS-88396-0</p> <p>ENGENHEIRO CIVIL E DE SEGURANÇA DO TRABALHO</p>		<p>ÁREA TOTAL:</p> <p>8.904,64m²</p> <p>ESCALA:</p> <p>Indicada</p> <p>DATA:</p> <p>Setembro 2025</p>	<p>COORDENADA:</p> <p>PROJETO</p> <p>03-04</p>